
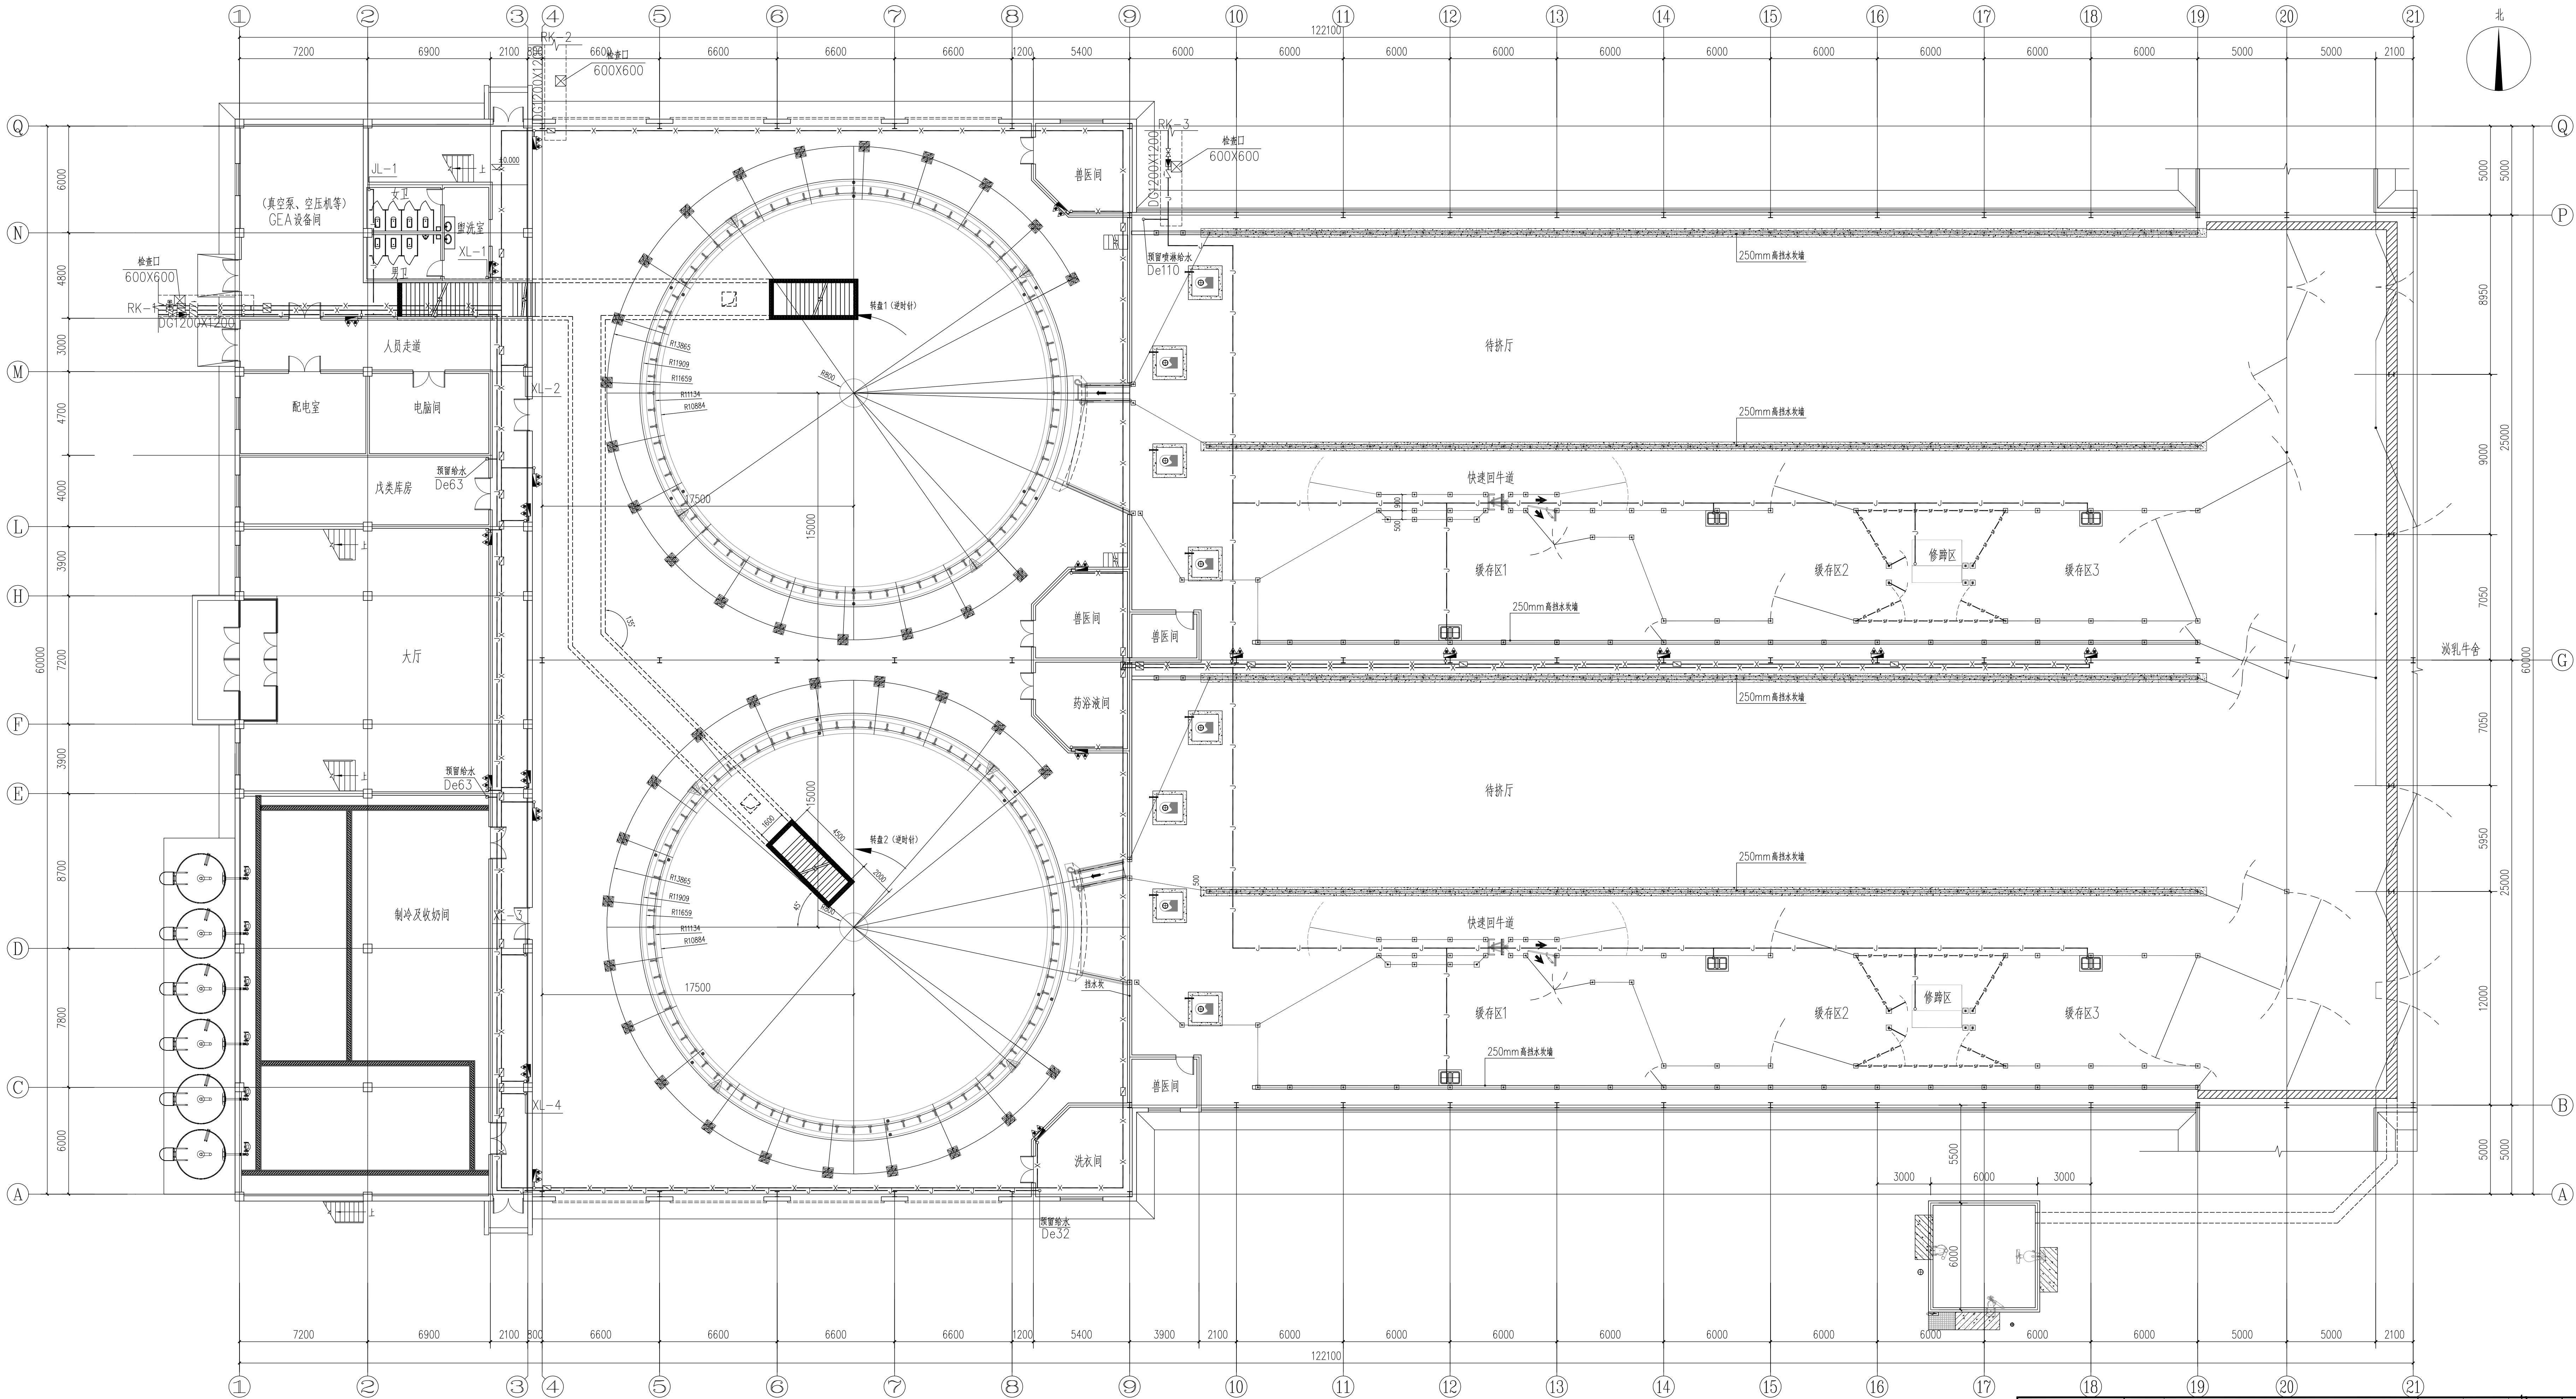


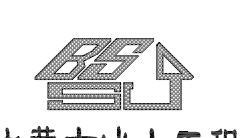

一层给水、消防平面图 1:150

 内蒙古冰山工程 设计咨询有限公司	建设单位	济南佳宝乳业有限公司		审定	李海江	设计阶段	施工图
	项目名称	济南佳宝乳业有限公司生态牧场建设项目		项目负责人	张文政	设计编号	BS2020-009-01
	工程名称	挤奶厅		专业负责人	李国庆	专业	给排水
	图名	一层给水、消防平面图		审核	李国庆	图号	水施-3/6
				校对	张庆	版本	V1
设计				韩金豆	日期	2020.03	